

projektovaný řízený pávrt
pod komunikací a vodním tokem
kabelNAYY 4x150 mm
v celé trase v chrániče
délka cca 25 m


možnost přepojení RD
č.p. 38 a 39 zemním
kabelem (nové HDV)

projektovaná skříň
SV101/PS
na stáv. sloupu č.8

možnost přepojení RD
č.p. 154 a 176 zemním
kabelem (nové HDV)

Souhlasím se stavebním záměrem
jak je vyznačeno na situaci.

Datum :
Jméno:
Podpis :

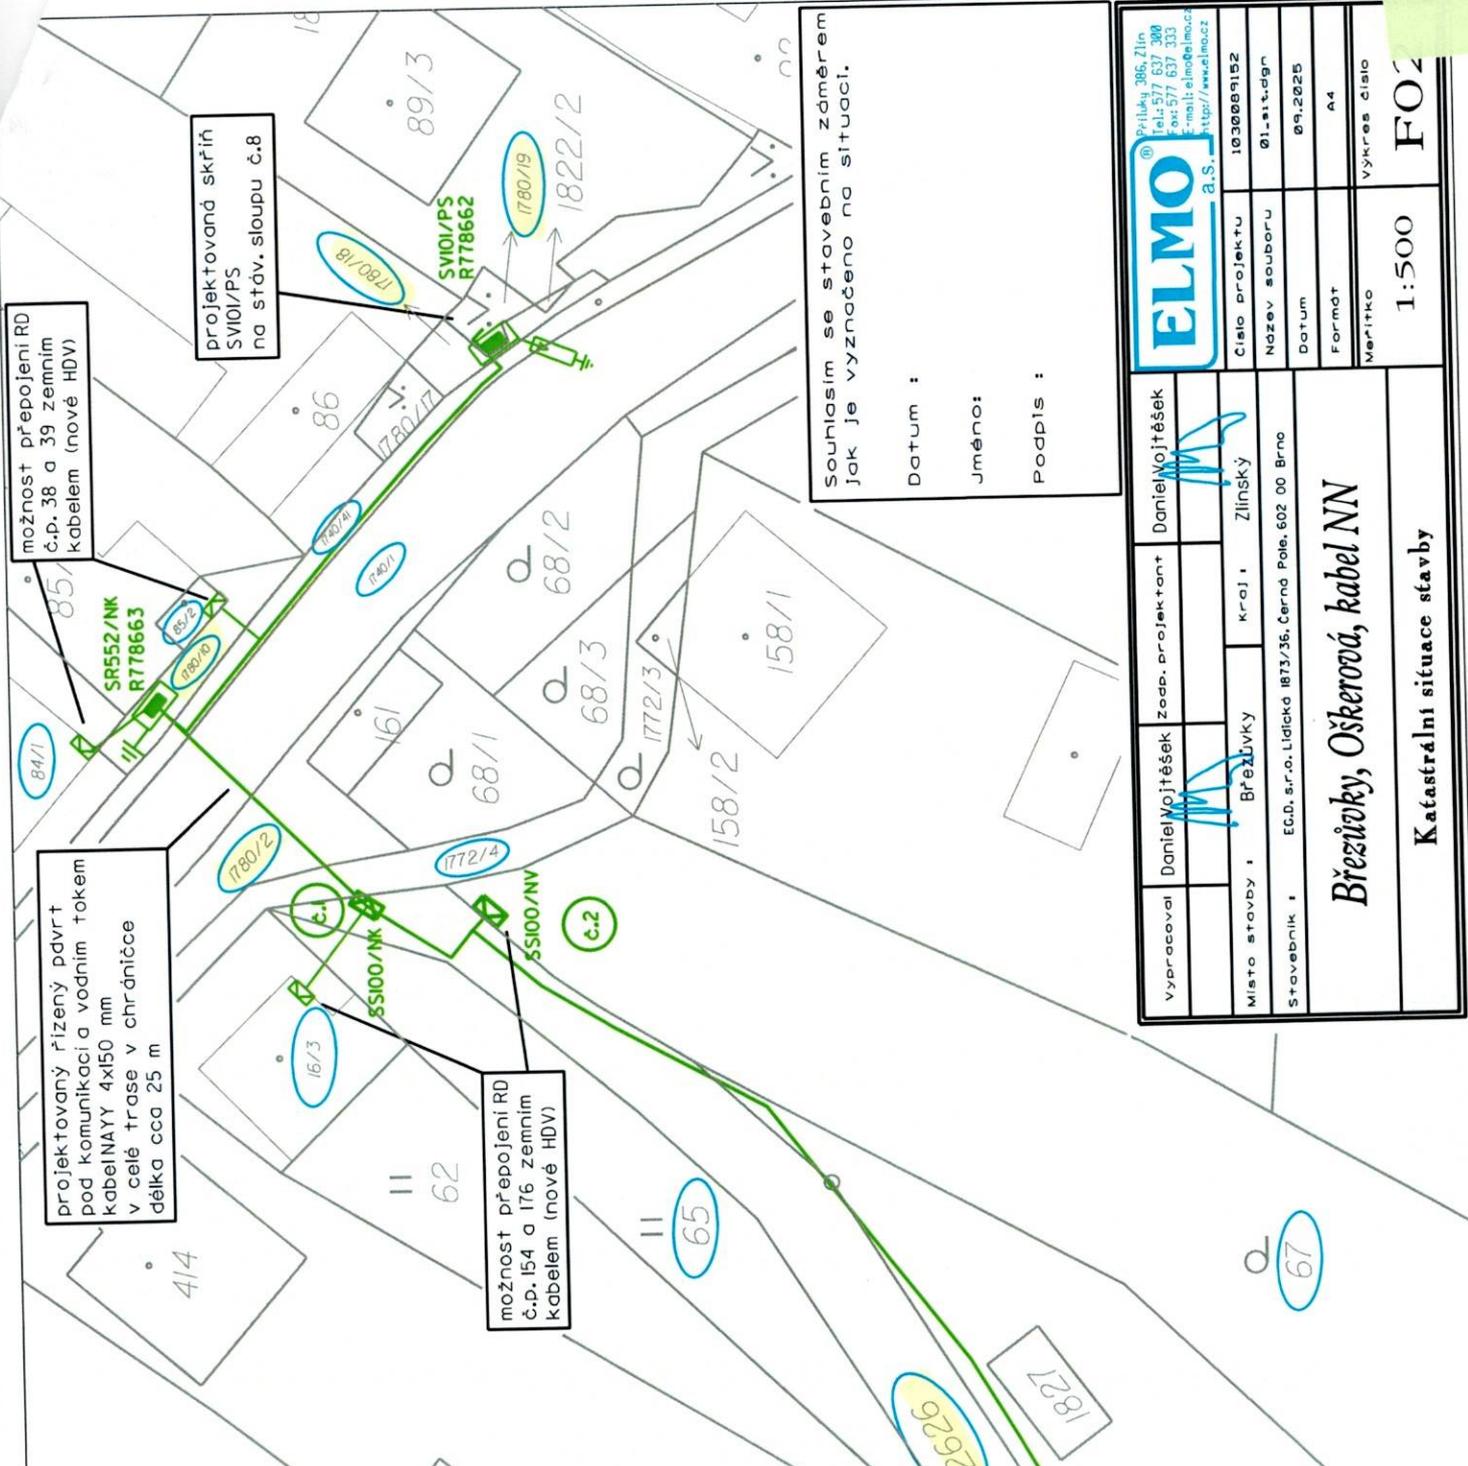

 <p>Průlkův 2065 Zlín Tel: 577 700 700 Fax: 577 637 333 E-mail: elmo@elmo.cz http://www.elmo.cz</p>		vypracoval Daniel Vojtěšek zodp. projektant Daniel Vojtěšek kraj: Zlínský	
číslo projektu 1030009152		Místo stavby: Březůvky	
název souboru 01.-sit.dgn		Stavebník: E.C.D. s.r.o., Lidická 1873/36, Černá Pole, 602 00 Brno	
datum 09.2025		Katastrální situace stavby	
formát A4		Březůvky, Oškerová, kabel NN	
měřítko 1:500		výkres číslo FO2	