


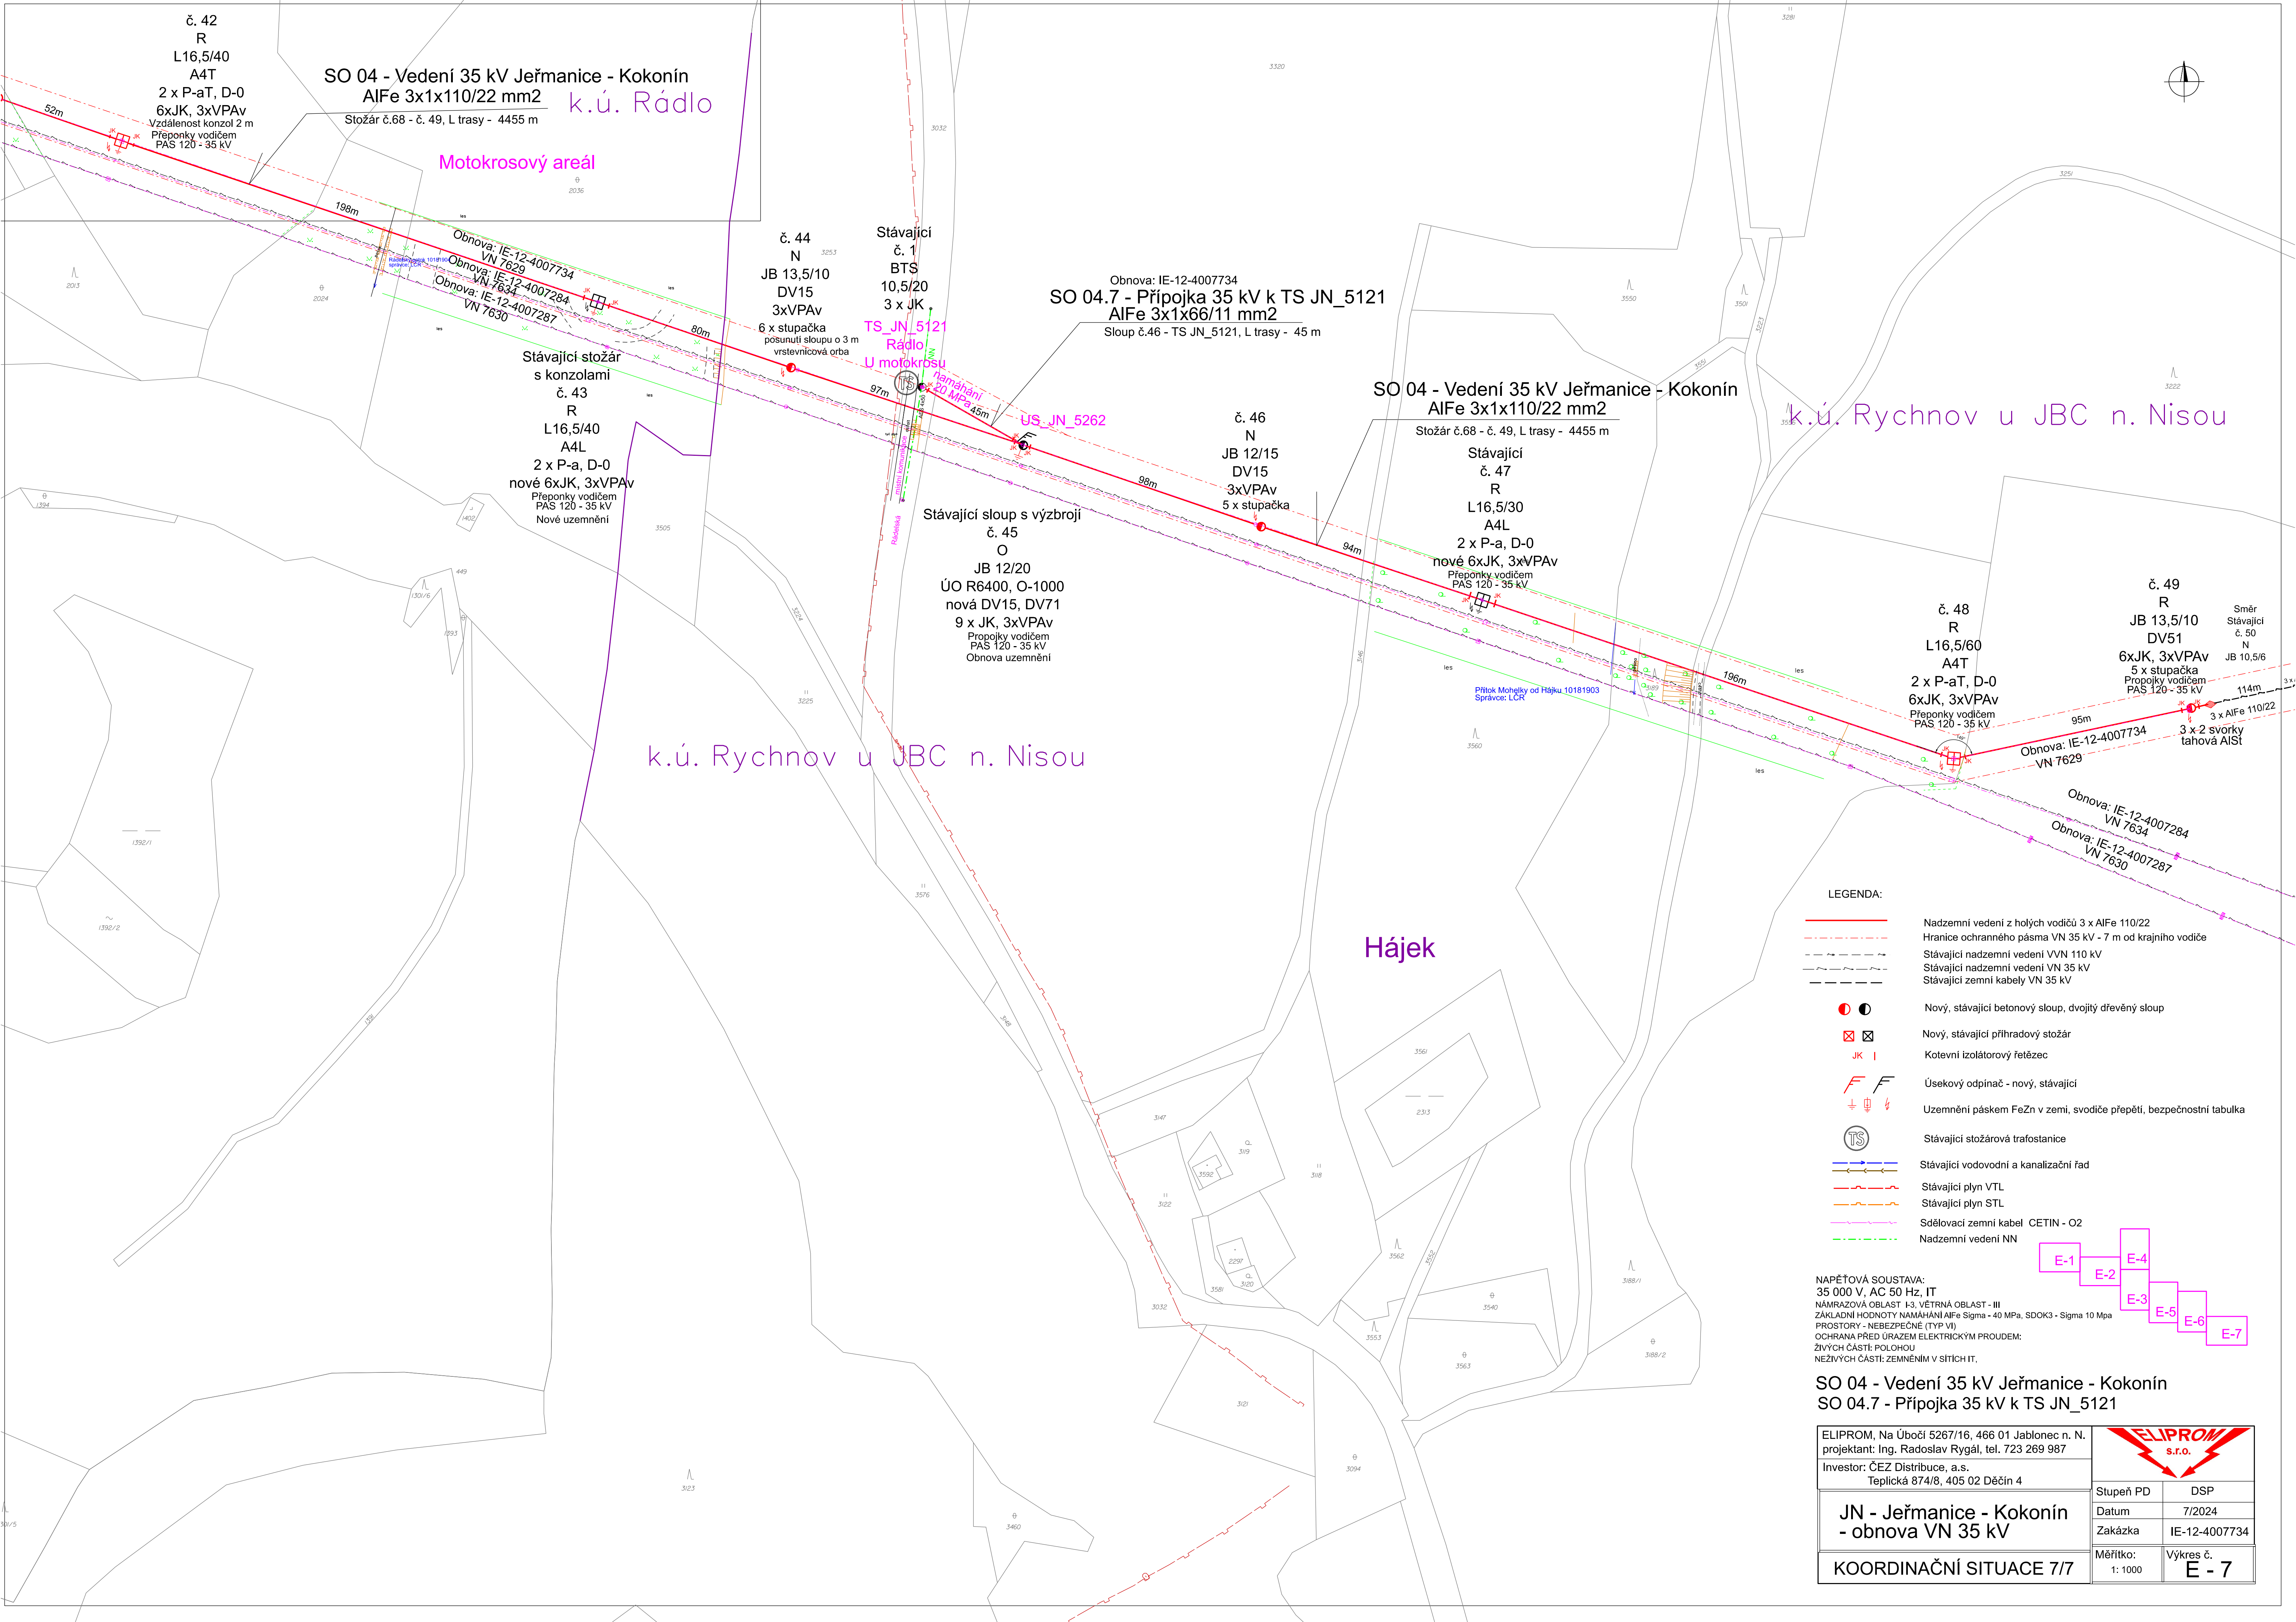

SO 04 - Vedení 35 kV Jeřmanice - Kokonín
AlFe 3x1x110/22 mm2

Stožár č.68 - č. 49, L trasy - 4455 m

Motokrosový areál

Obnova: IE-12-4007734
VN 7629

Obnova: IE-12-4007284
VN 7634

Obnova: IE-12-4007287
VN 7630

Stávající stožár
s konzolami

č. 43

R

L16,5/40

A4L

2 x P-a, D-0

nové 6xJK, 3xVPAv

Přeponky vodičem

PAS 120 - 35 kV

Nové uzemnění

č. 44

N

JB 13,5/10

DV15

3xVPAv

6 x stupačka

posunutí sloupu o 3 m

vrstevnicová orba

Stávající

č. 1

BTS

10,5/20

3 x JK

TS JN_5121

Rádlo

U motokrosvu

Obnova: IE-12-4007734

SO 04.7 - Přípojka 35 kV k TS JN_5121

AlFe 3x1x66/11 mm2

Sloup č.46 - TS JN_5121, L trasy - 45 m

SO 04 - Vedení 35 kV Jeřmanice - Kokonín

AlFe 3x1x110/22 mm2

Stožár č.68 - č. 49, L trasy - 4455 m

Stávající

č. 47

R

L16,5/30

A4L

2 x P-a, D-0

nové 6xJK, 3xVPAv

Přeponky vodičem

PAS 120 - 35 kV

č. 48

R

L16,5/60

A4T

2 x P-aT, D-0

6xJK, 3xVPAv

Přeponky vodičem

PAS 120 - 35 kV

č. 49

R

JB 13,5/10

DV51

6xJK, 3xVPAv

5 x stupačka

Propojky vodičem

PAS 120 - 35 kV

3 x 2 svorky

tahová AlSt

3 x AlFe 110/22

Obnova: IE-12-4007734
VN 7629

Obnova: IE-12-4007284
VN 7634

Obnova: IE-12-4007287
VN 7630

LEGENDA:

- Nadzemní vedení z holých vodičů 3 x AlFe 110/22
- Hranice ochranného pásma VN 35 kV - 7 m od krajního vodiče
- Stávající nadzemní vedení VVN 110 kV
- Stávající nadzemní vedení VN 35 kV
- Stávající zemní kabely VN 35 kV
- Nový, stávající betonový sloup, dvojitý dřevěný sloup
- Nový, stávající příhradový stožár
- Kotevní izolátorový řetězec
- Úsekový odpínač - nový, stávající
- Uzemnění páskem FeZn v zemi, svodiče přepětí, bezpečnostní tabulka
- Stávající stožárová trafostanice
- Stávající vodovodní a kanalizační řad
- Stávající plyn VTL
- Stávající plyn STL
- Sdělovací zemní kabel CETIN - O2
- Nadzemní vedení NN

NAPĚŤOVÁ SOUSTAVA:
35 000 V, AC 50 Hz, IT
NÁMRAZOVÁ OBLAST I-3, VĚTRNÁ OBLAST - III
ZÁKLADNÍ HODNOTY NÁMÁHÁNÍ AlFe Sigma - 40 MPa, SDOK3 - Sigma 10 Mpa
PROSTORY - NEBEZPEČNÉ (TYP VI)
OCHRANA PŘED ÚRAZEM ELEKTRICKÝM PROUDEM:
ŽIVÝCH ČÁSTÍ: POLOHOU
NEŽIVÝCH ČÁSTÍ: ZEMNĚNÍM V SÍTÍCH IT.

SO 04 - Vedení 35 kV Jeřmanice - Kokonín
SO 04.7 - Přípojka 35 kV k TS JN_5121

ELIPROM s.r.o.		Stupeň PD	DSP
Investor: ČEZ Distribuce, a.s. Teplická 874/8, 405 02 Děčín 4		Datum	7/2024
JN - Jeřmanice - Kokonín - obnova VN 35 kV		Zakázka	IE-12-4007734
KOORDINAČNÍ SITUACE 7/7		Měřítko: 1: 1000	Výkres č. E - 7