
 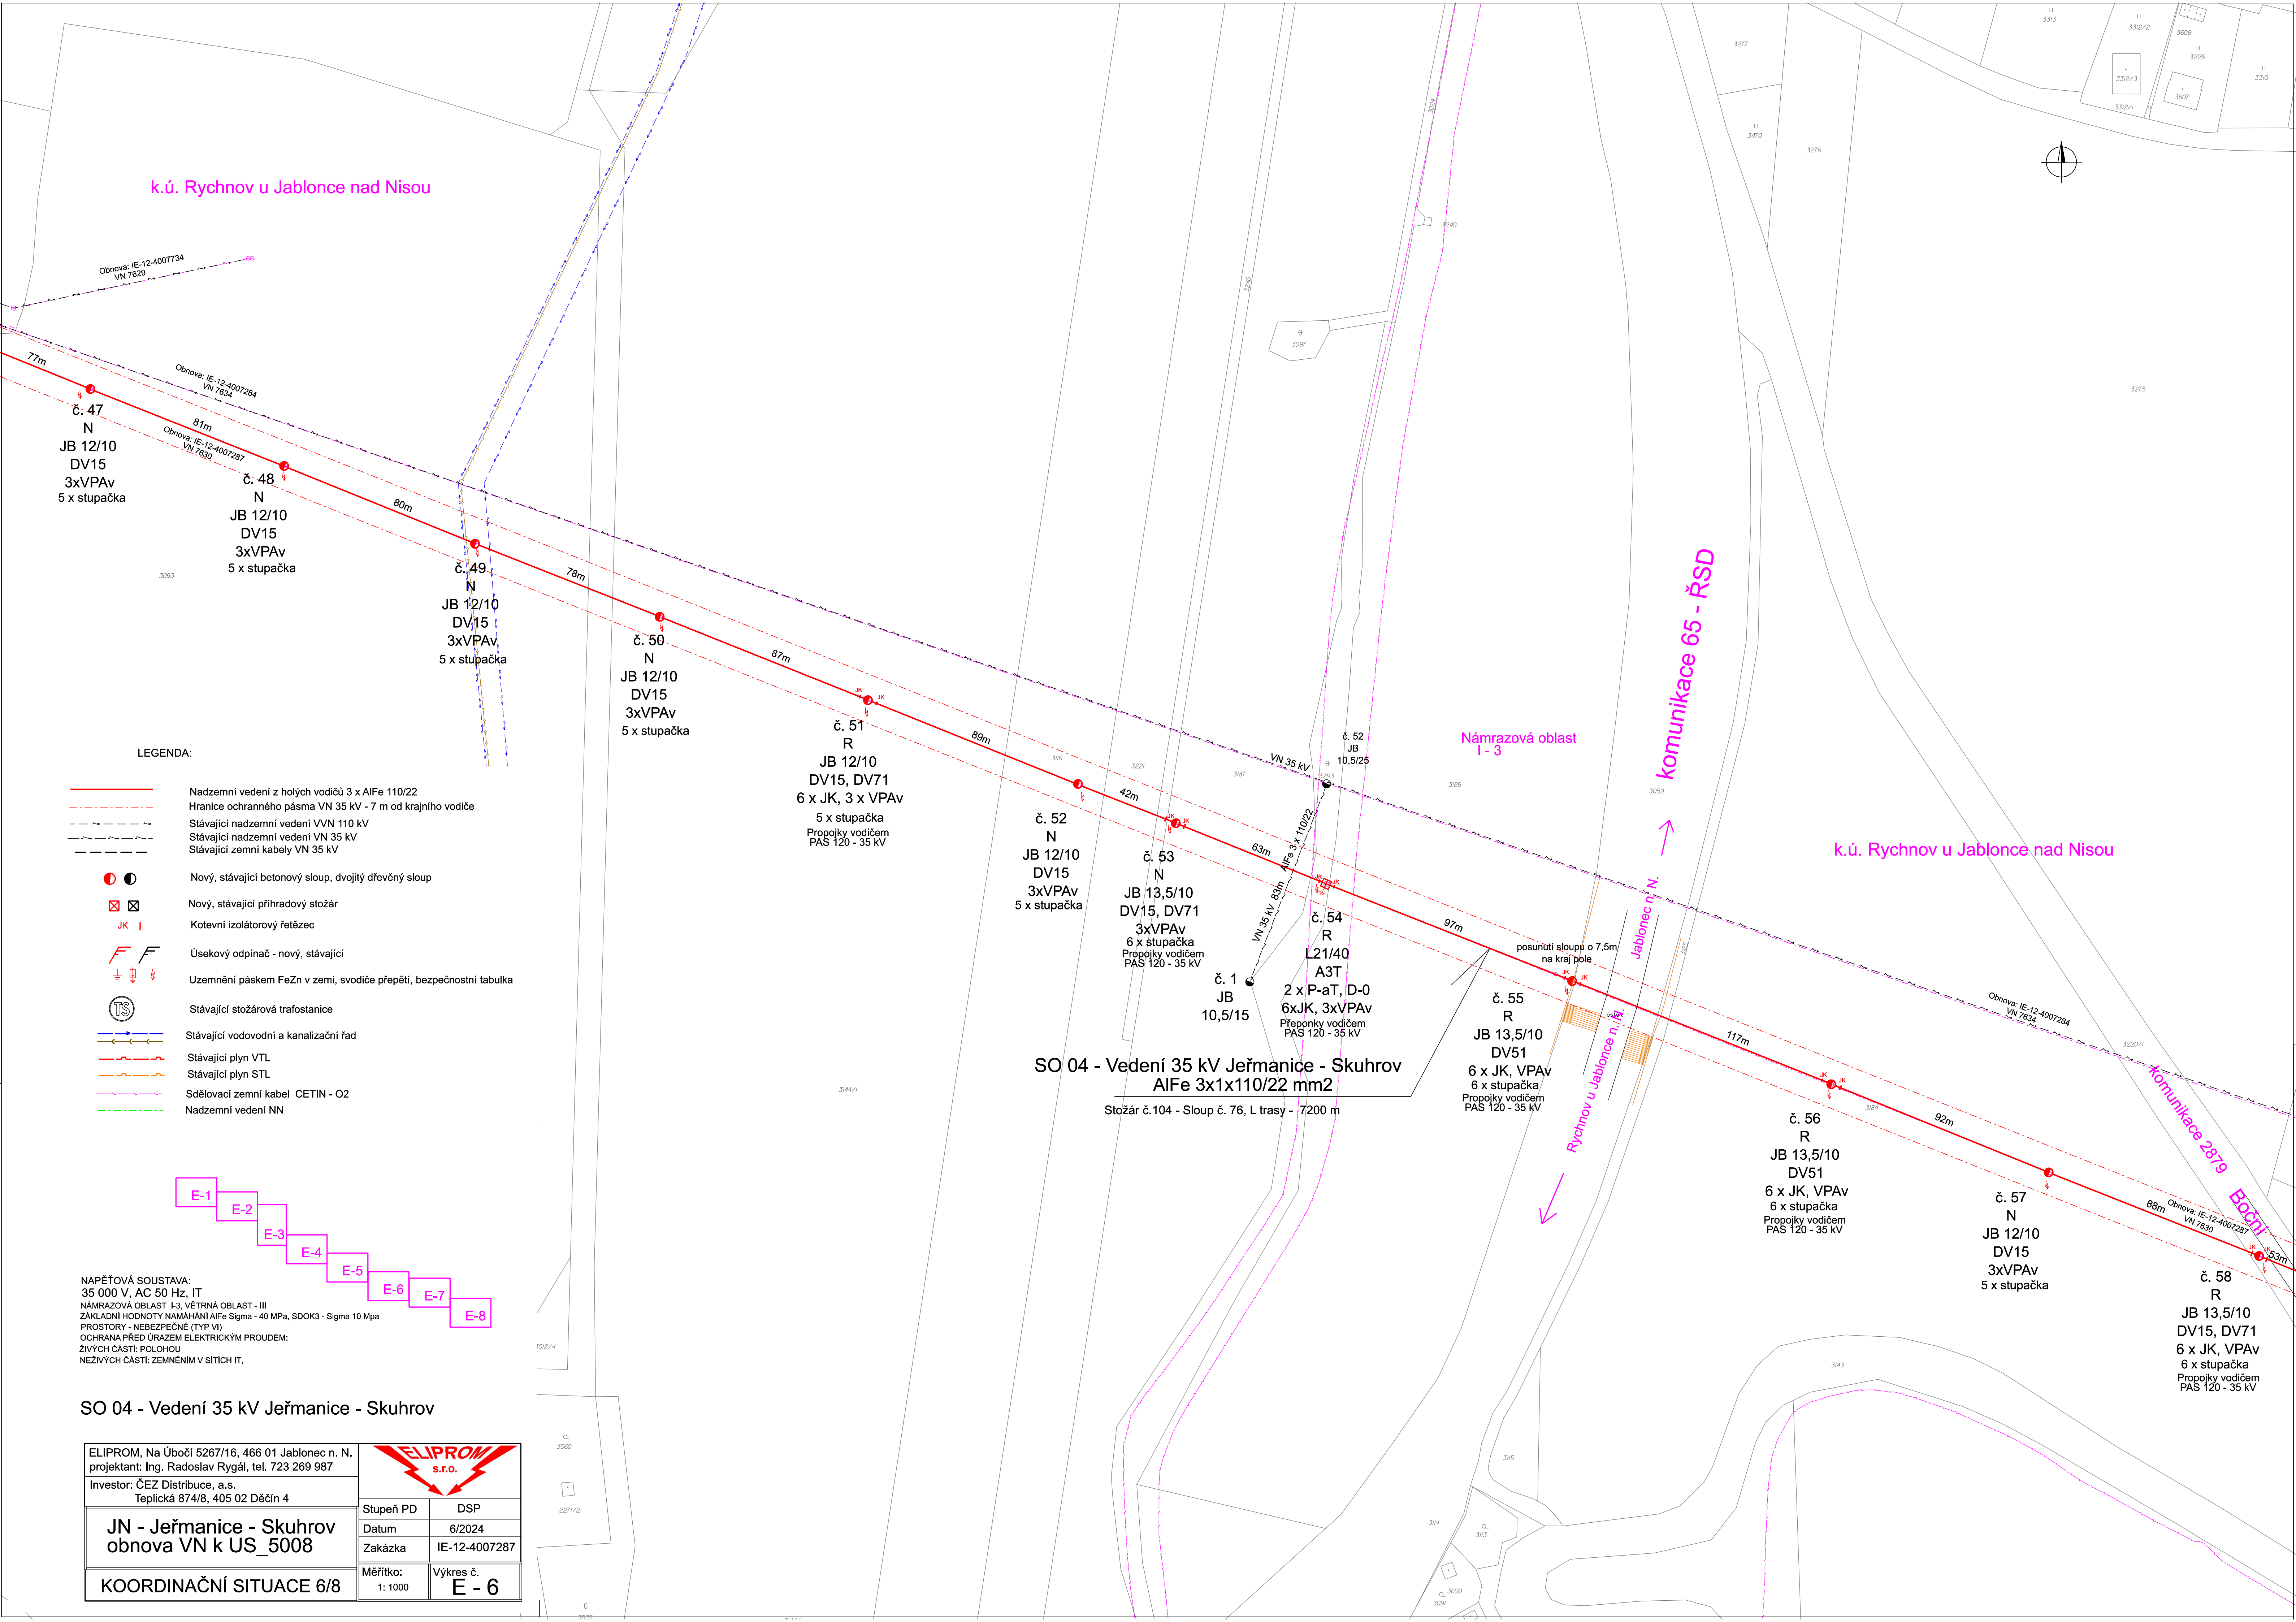


k.ú. Rychnov u Jablonce nad Nisou



LEGENDA:

- Nadzemní vedení z holých vodičů 3 x AlFe 110/22
- Hranice ochranného pásma VN 35 kV - 7 m od krajního vodiče
- Stávající nadzemní vedení VVN 110 kV
- Stávající nadzemní vedení VN 35 kV
- Stávající zemní kabely VN 35 kV
- Nový, stávající betonový sloup, dvojitý dřevěný sloup
- Nový, stávající příhradový stožár
- Kotevní izolátorový řetězec
- Úsekový odpínač - nový, stávající
- Uzemnění páskem FeZn v zemi, svodiče přepětí, bezpečnostní tabulka
- Stávající stožárová trafostanice
- Stávající vodovodní a kanalizační řad
- Stávající plyn VTL
- Stávající plyn STL
- Sdělovací zemní kabel CETIN - O2
- Nadzemní vedení NN

NAPĚŤOVÁ SOUSTAVA:
35 000 V, AC 50 Hz, IT
NÁMRAZOVÁ OBLAST I-3, VĚTRNÁ OBLAST - III
ZÁKLADNÍ HODNOTY NAMÁHÁNÍ AlFe Sigma - 40 MPa, SDOK3 - Sigma 10 Mpa
PROSTORY - NEBEZPEČNÉ (TYP VI)
OCHRANA PŘED ÚRAZEM ELEKTRICKÝM PROUDEM:
ŽIVÝCH ČÁSTÍ POLOHOU
NEŽIVÝCH ČÁSTÍ ZEMNĚNÍM V SÍTÍCH IT,

SO 04 - Vedení 35 kV Jeřmanice - Skuhrov

ELIPROM, Na Úbočí 5267/16, 466 01 Jablonec n. N. projektant: Ing. Radoslav Rygál, tel. 723 269 987		
Investor: ČEZ Distribuce, a.s. Teplická 874/8, 405 02 Děčín 4	Stupeň PD	DSP
JN - Jeřmanice - Skuhrov obnova VN k US_5008	Datum	6/2024
KOORDINAČNÍ SITUACE 6/8	Zakázka	IE-12-4007287
	Měřítko: 1: 1000	Výkres č. E - 6