


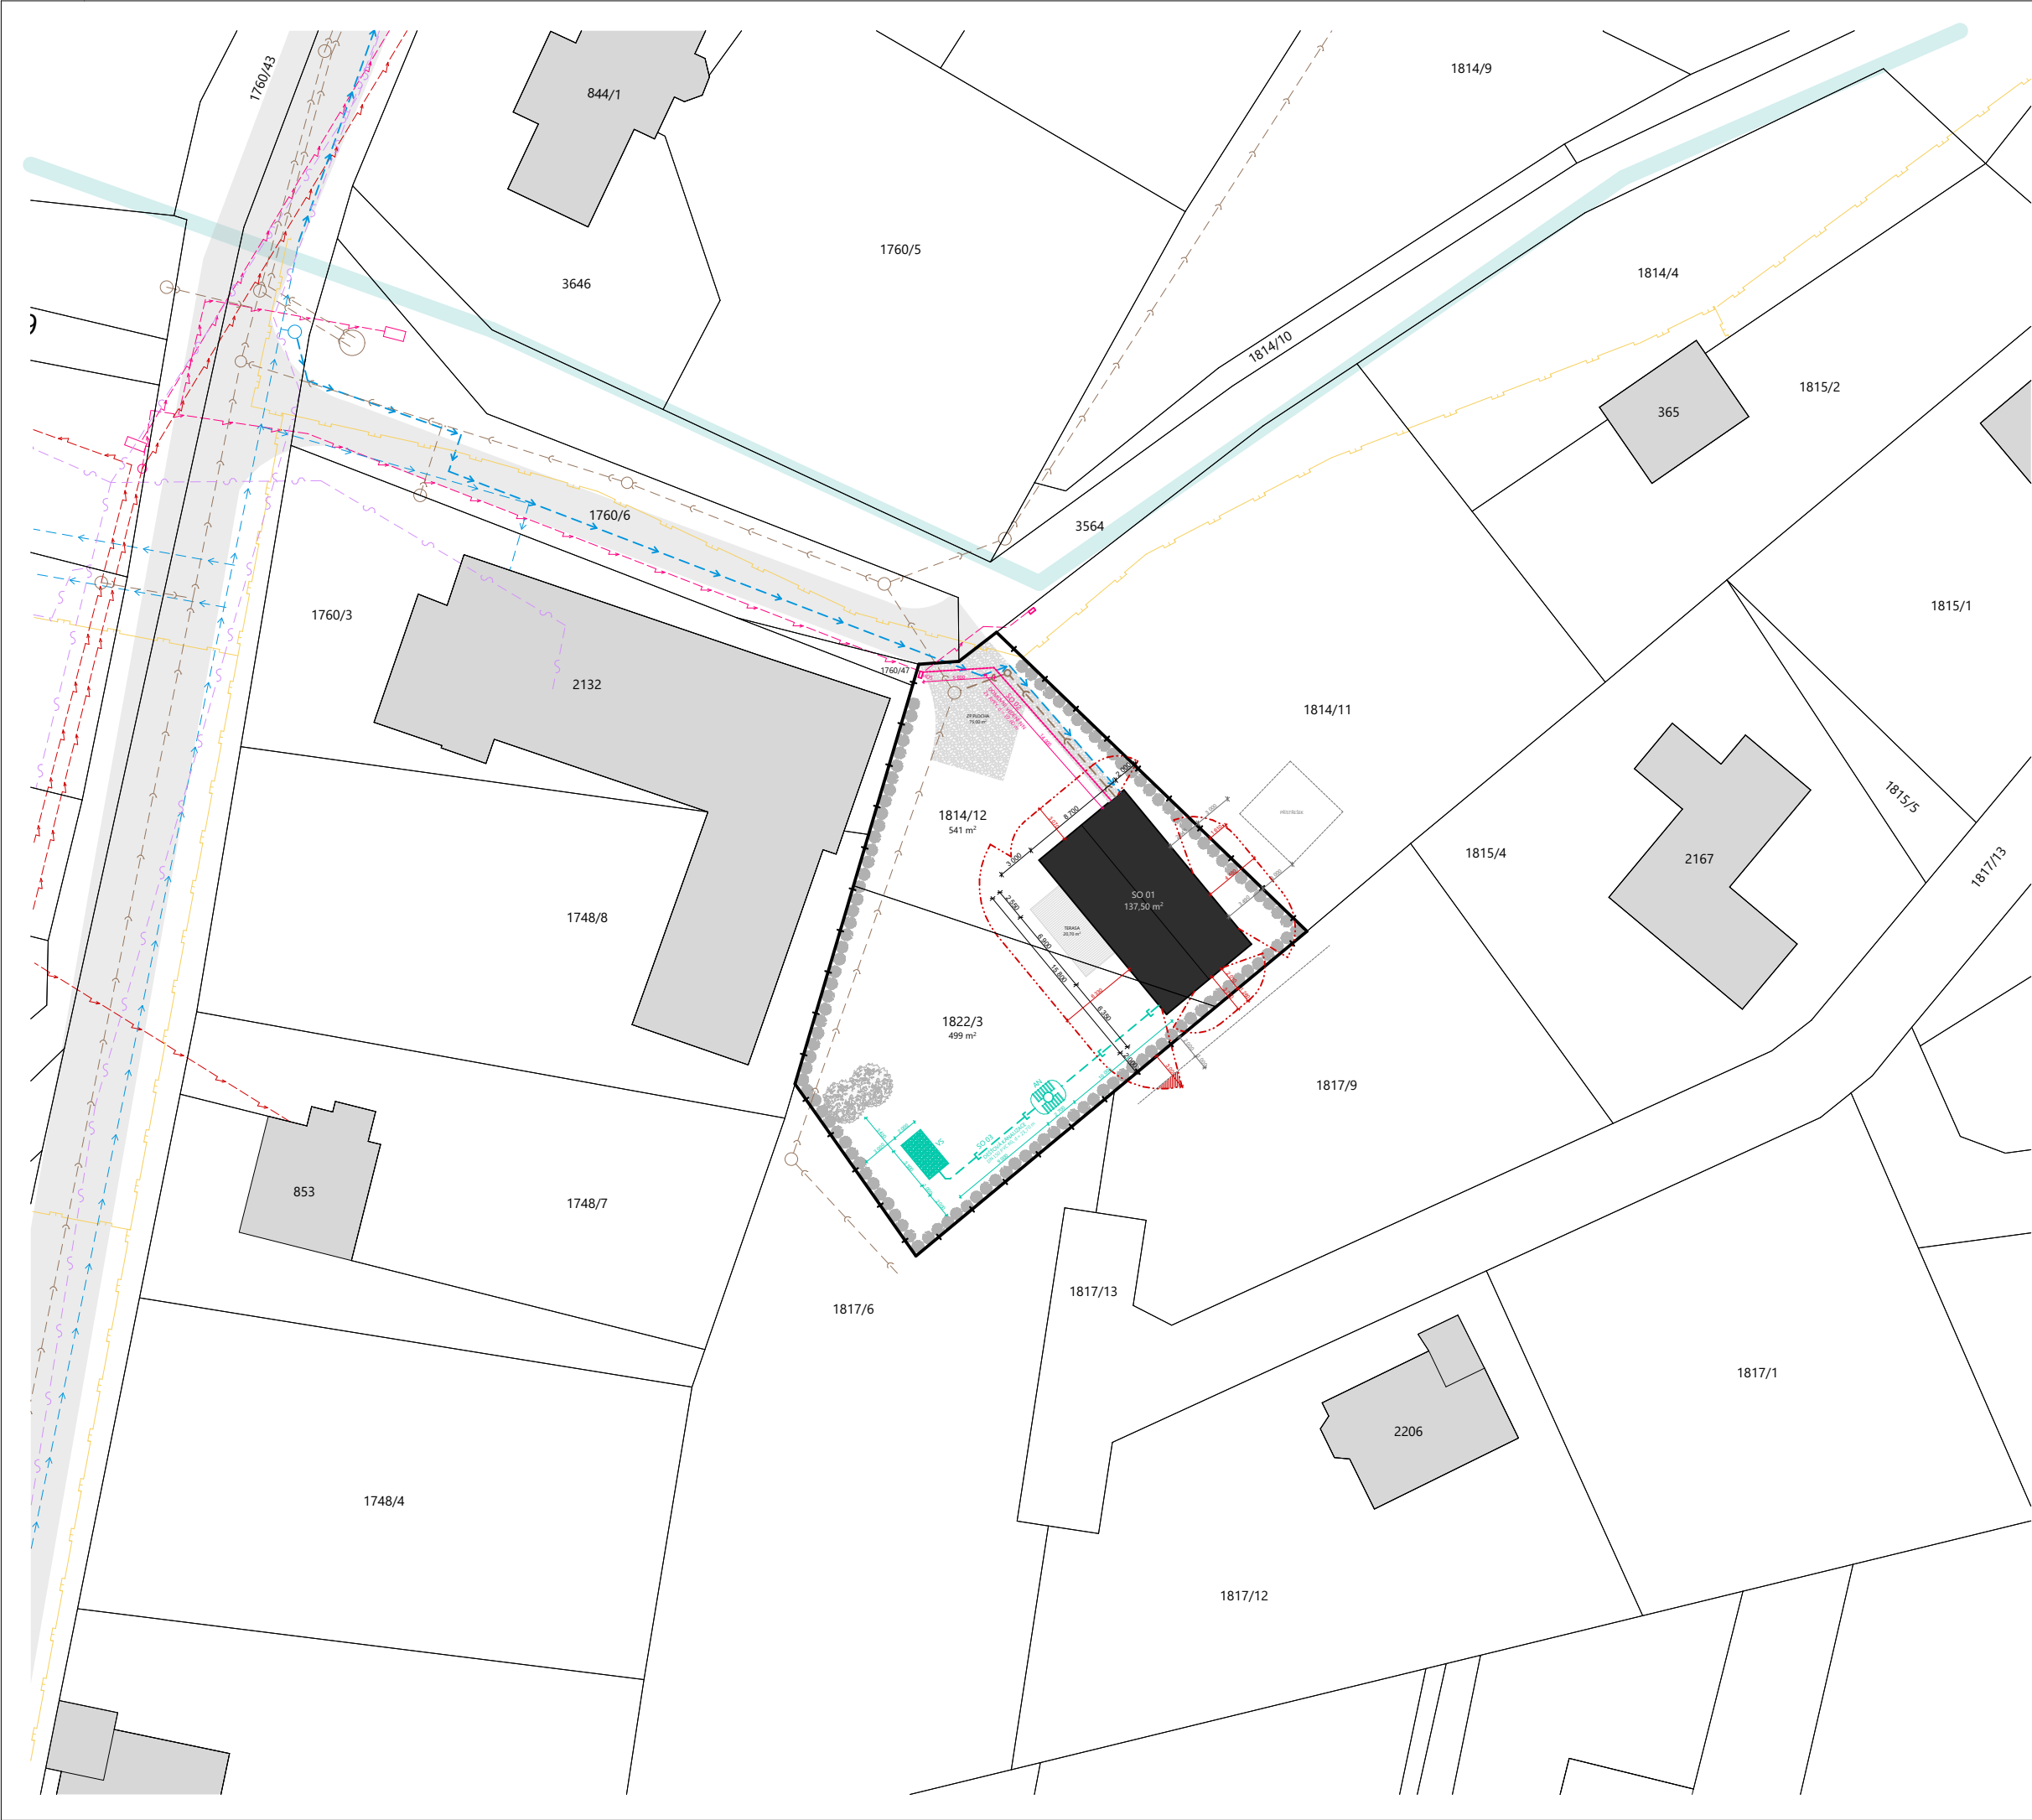

LEGENDA OZNAČENÍ

ŘEŠENÉ ÚZEMÍ

STÁVAJÍCÍ VÝSTAVBA

NAVRHOVANÁ NOVOSTAVBA RD 137,50 m²

STÁVAJÍCÍ KOMUNIKACE

NOVÉ ZPEVNĚNÉ PLOCHY 75,00 m²

DŘEVĚNÁ TERASA 20,70 m²

STÁVAJÍCÍ ZELEŇ

STÁVAJÍCÍ OPLOCENÍ

POŽÁRNĚ NEBEZPEČNÝ PROSTOR

DROBNÝ VODNÍ TOK TICHÁVKA

LEGENDA STÁVAJÍCÍCH SÍTÍ

STL PLYNOVOD - GASNET s.r.o.

NADZEMNÍ VEDENÍ NN - ČEZ DISTRIBUCE a.s.

PODZEMNÍ VEDENÍ NN - ČEZ DISTRIBUCE a.s.

VODOVODNÍ ŘÁD - SmVak a.s.

SPLAŠKOVÁ KANALIZACE - OBEC KUNČICE p.O.

SÍŤ ELEKTRONICKÝCH KOMUNIKACÍ - CETIN a.s.

LEGENDA NOVÝCH SÍTÍ

VODOVODNÍ PŘÍPOJKA

PE 100 RC SDR 11 D 40x3,7 mm, d = 81,00 m

PŘÍPOJKA SPLAŠKOVÉ KANALIZACE

PVC DN 150, SN 8, d = 18,50 m

LEGENDA NAVRHOVANÝCH SÍTÍ

PODZEMNÍ DOMOVNÍ VEDENÍ NN

2x AYKY, d = 19,60 m

DEŠŤOVÁ KANALIZACE

DN 150 PVC KG, d = 23,70 m

AKUMULAČNÍ NÁDRŽ, V=3,00 m³

VSAKOVACÍ JÁMA, S= 7,0 m², V=5,25 m³

LEGENDA STAVEBNÍCH OBJEKTŮ

SO 01

RODINNÝ DŮM S TERASOU

SO 02

DOMOVNÍ VEDENÍ NN

SO 03

DEŠŤOVÁ KANALIZACE + AN + VS

BESKYDŠTÍ

ARCHITEKTI

AUTOR/ARCHITEKT:

ING. ARCH. PETRA JANDA CAISOVÁ, MILAN JANDA

ZODP. PROJEKTANT:

ING. TOMÁŠ MATHEISL

INVESTOR:

VOJTĚCH LACINA, DOLNÍ 311, 744 01 FRENŠTÁT P.R.

DŮM V BESKYDECH

K.Ú. KUNČICE POD ONDŘEJNÍKEM, PARC. Č. 1814/12, 1822/3

STUPEŇ: DSP

MĚŘÍTKO: 1:500

FORMÁT: A3

VÝKRES: SITUACE ŠIRŠÍCH VZTAHŮ

ČÍSLO VÝKRESU: C1