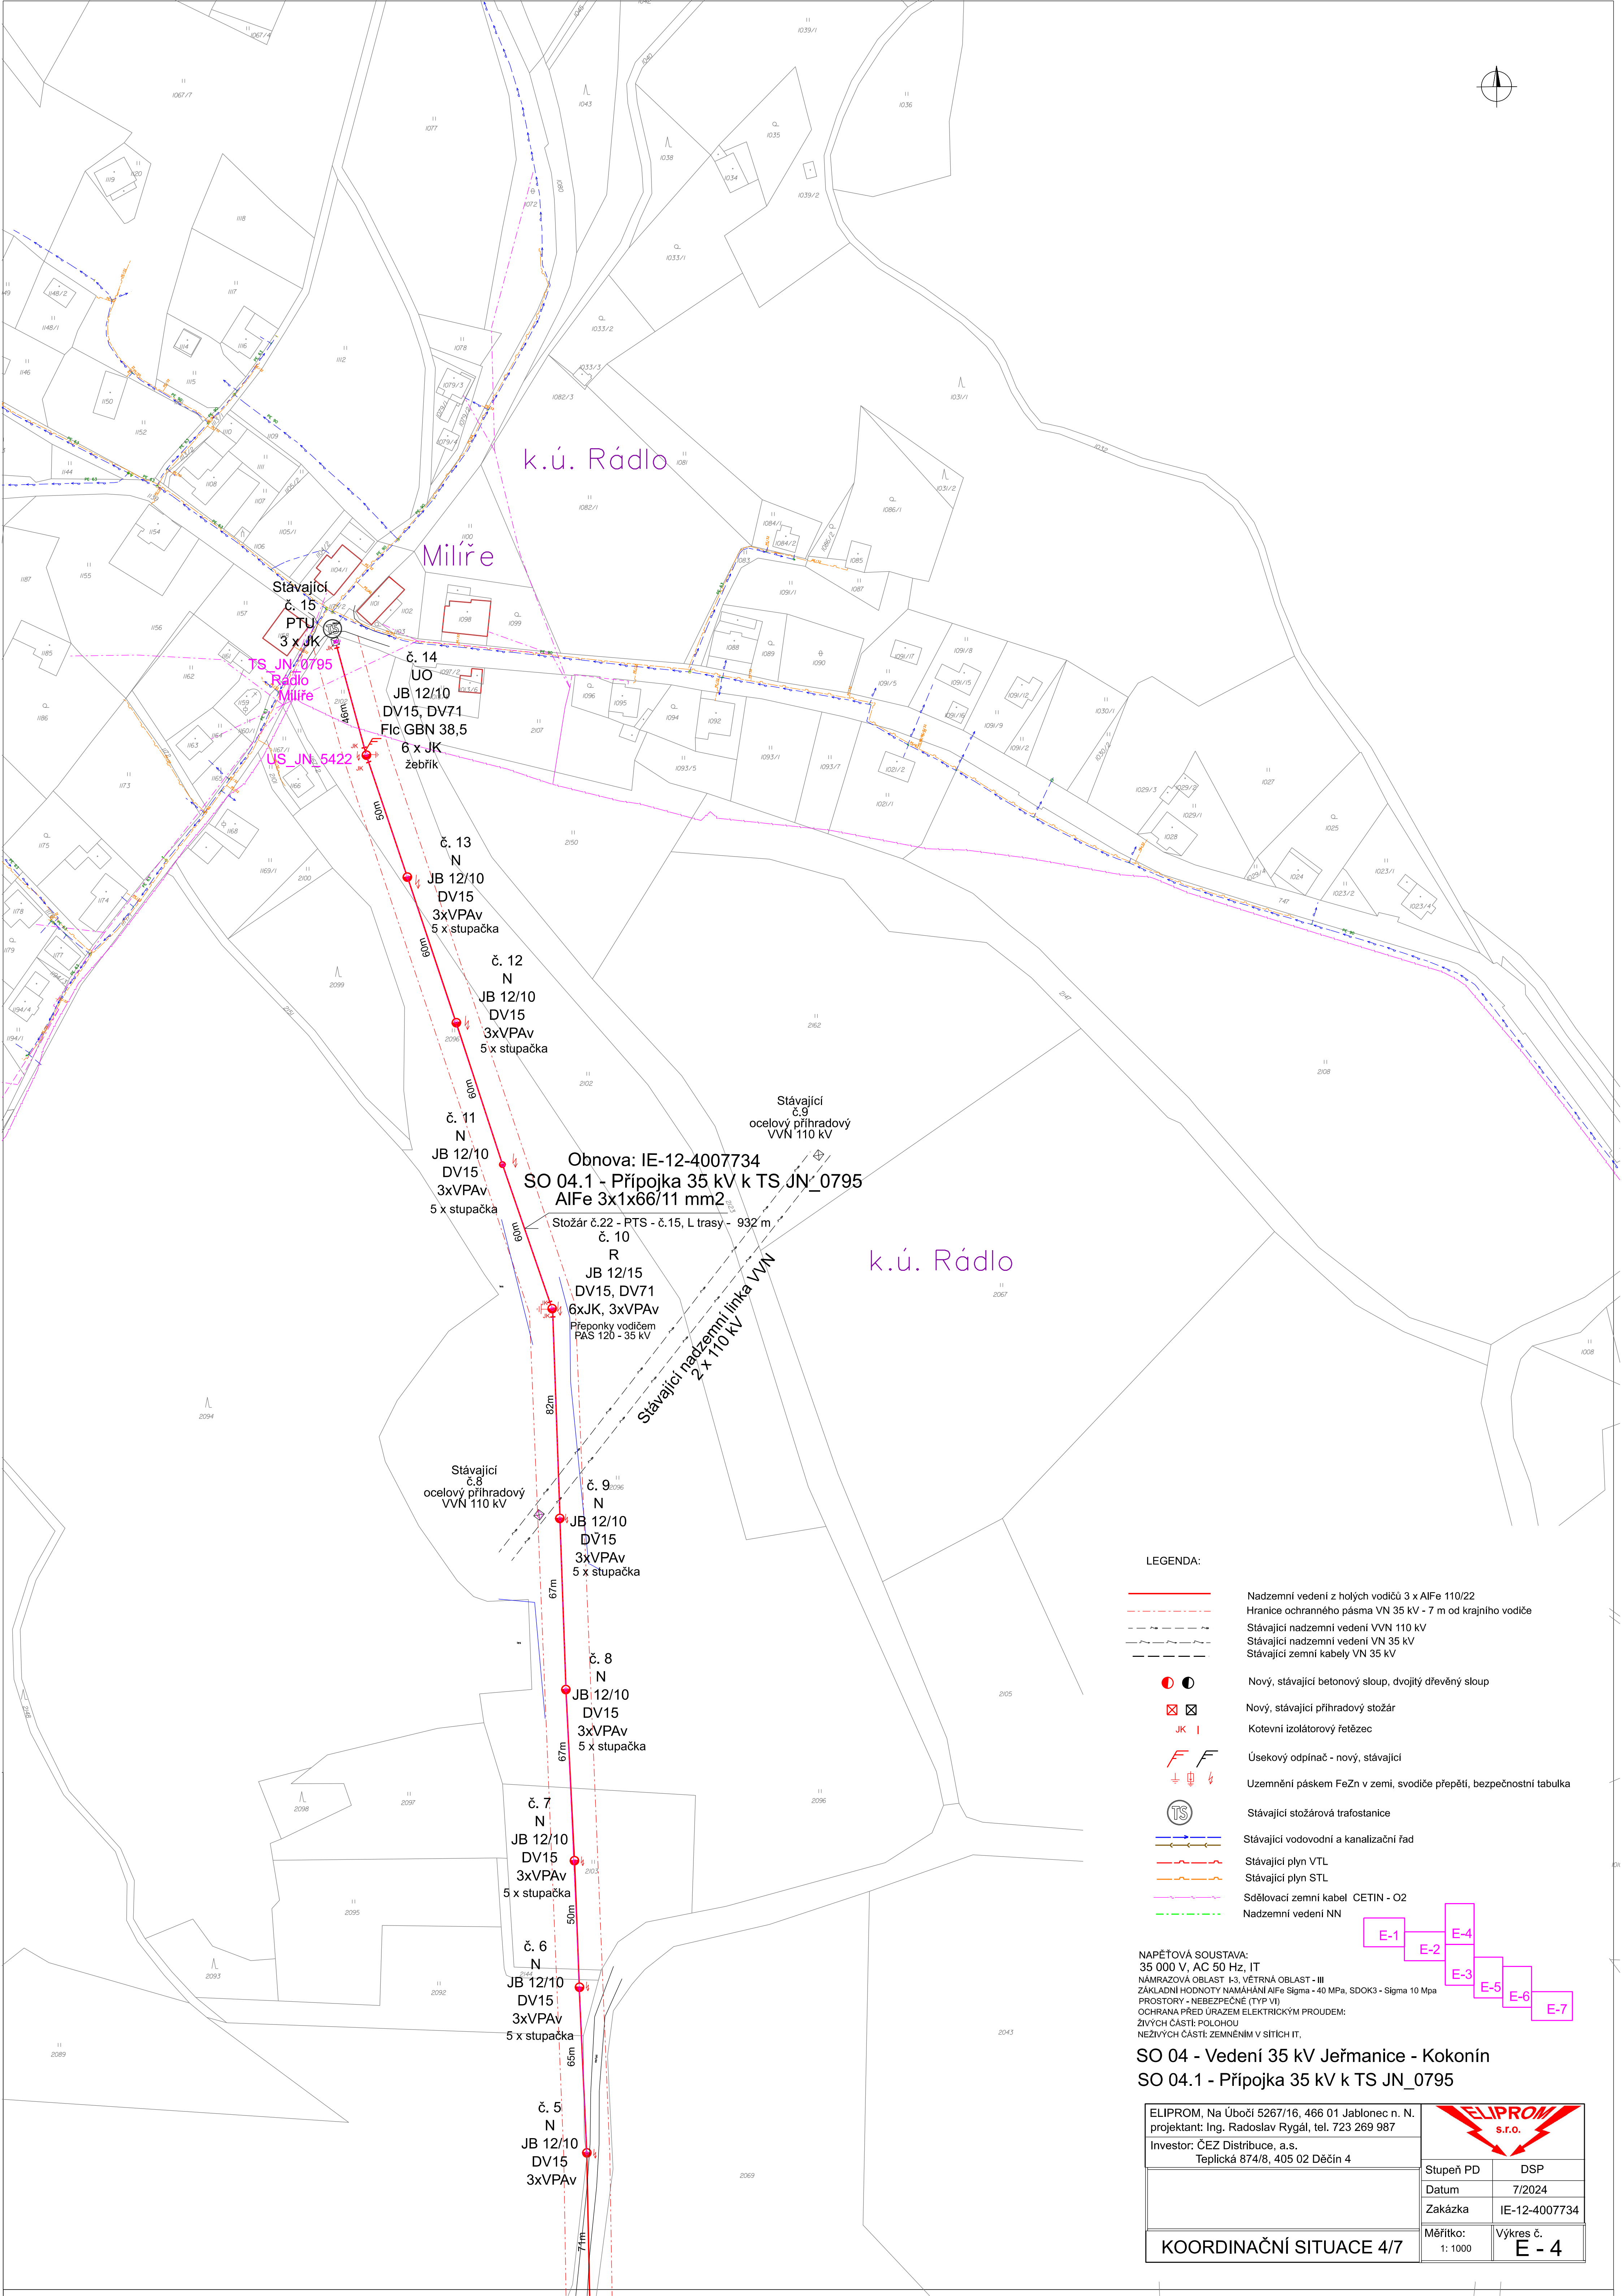


LEGENDA:

- Nadzemní vedení z holých vodičů 3 x AIFe 110/22
- Hranice ochranného pásma VN 35 kV - 7 m od krajního vodiče
- Stávající nadzemní vedení VVN 110 kV
- Stávající nadzemní vedení VN 35 kV
- Stávající zemní kabely VN 35 kV
- Nový, stávající betonový sloup, dvojitý dřevěný sloup
- Nový, stávající příhradový stožár
- Kotevní izolátorový řetězec
- Úsekový odpínač - nový, stávající
- Uzemnění páskem FeZn v zemi, svodiče přepětí, bezpečnostní tabulka
- Stávající stožárová trafostanice
- Stávající vodovodní a kanalizační řad
- Stávající plyn VTL
- Stávající plyn STL
- Sdělovací zemní kabel CETIN - O2
- Nadzemní vedení NN

NAPĚTOVÁ SOUSTAVA:
35 000 V, AC 50 Hz, IT
NÁMRAZOVÁ OBLAST I-3, VĚTRNÁ OBLAST - III
ZÁKLADNÍ HODNOTY NAMÁHÁNÍ AIFe Sigma - 40 MPa, SDOK3 - Sigma 10 Mpa
PROSTORY - NEBEZPEČNĚ (TYP VI)
OCHRANA PŘED ÚRAZEM ELEKTRICKÝM PROUDEM:
ŽIVÝCH ČÁSTÍ: POLOHOU
NEŽIVÝCH ČÁSTÍ: ZEMNĚNÍM V SÍTÍCH IT,

SO 04 - Vedení 35 kV Jeřmanice - Kokonín
SO 04.1 - Přípojka 35 kV k TS JN_0795

ELIPROM s.r.o.		Stupeň PD		DSP
Investor: ČEZ Distribuce, a.s. Teplická 874/8, 405 02 Děčín 4		Datum		7/2024
KOORDINAČNÍ SITUACE 4/7		Zakázka		IE-12-4007734
		Měřítko: 1: 1000		Výkres č. E - 4