


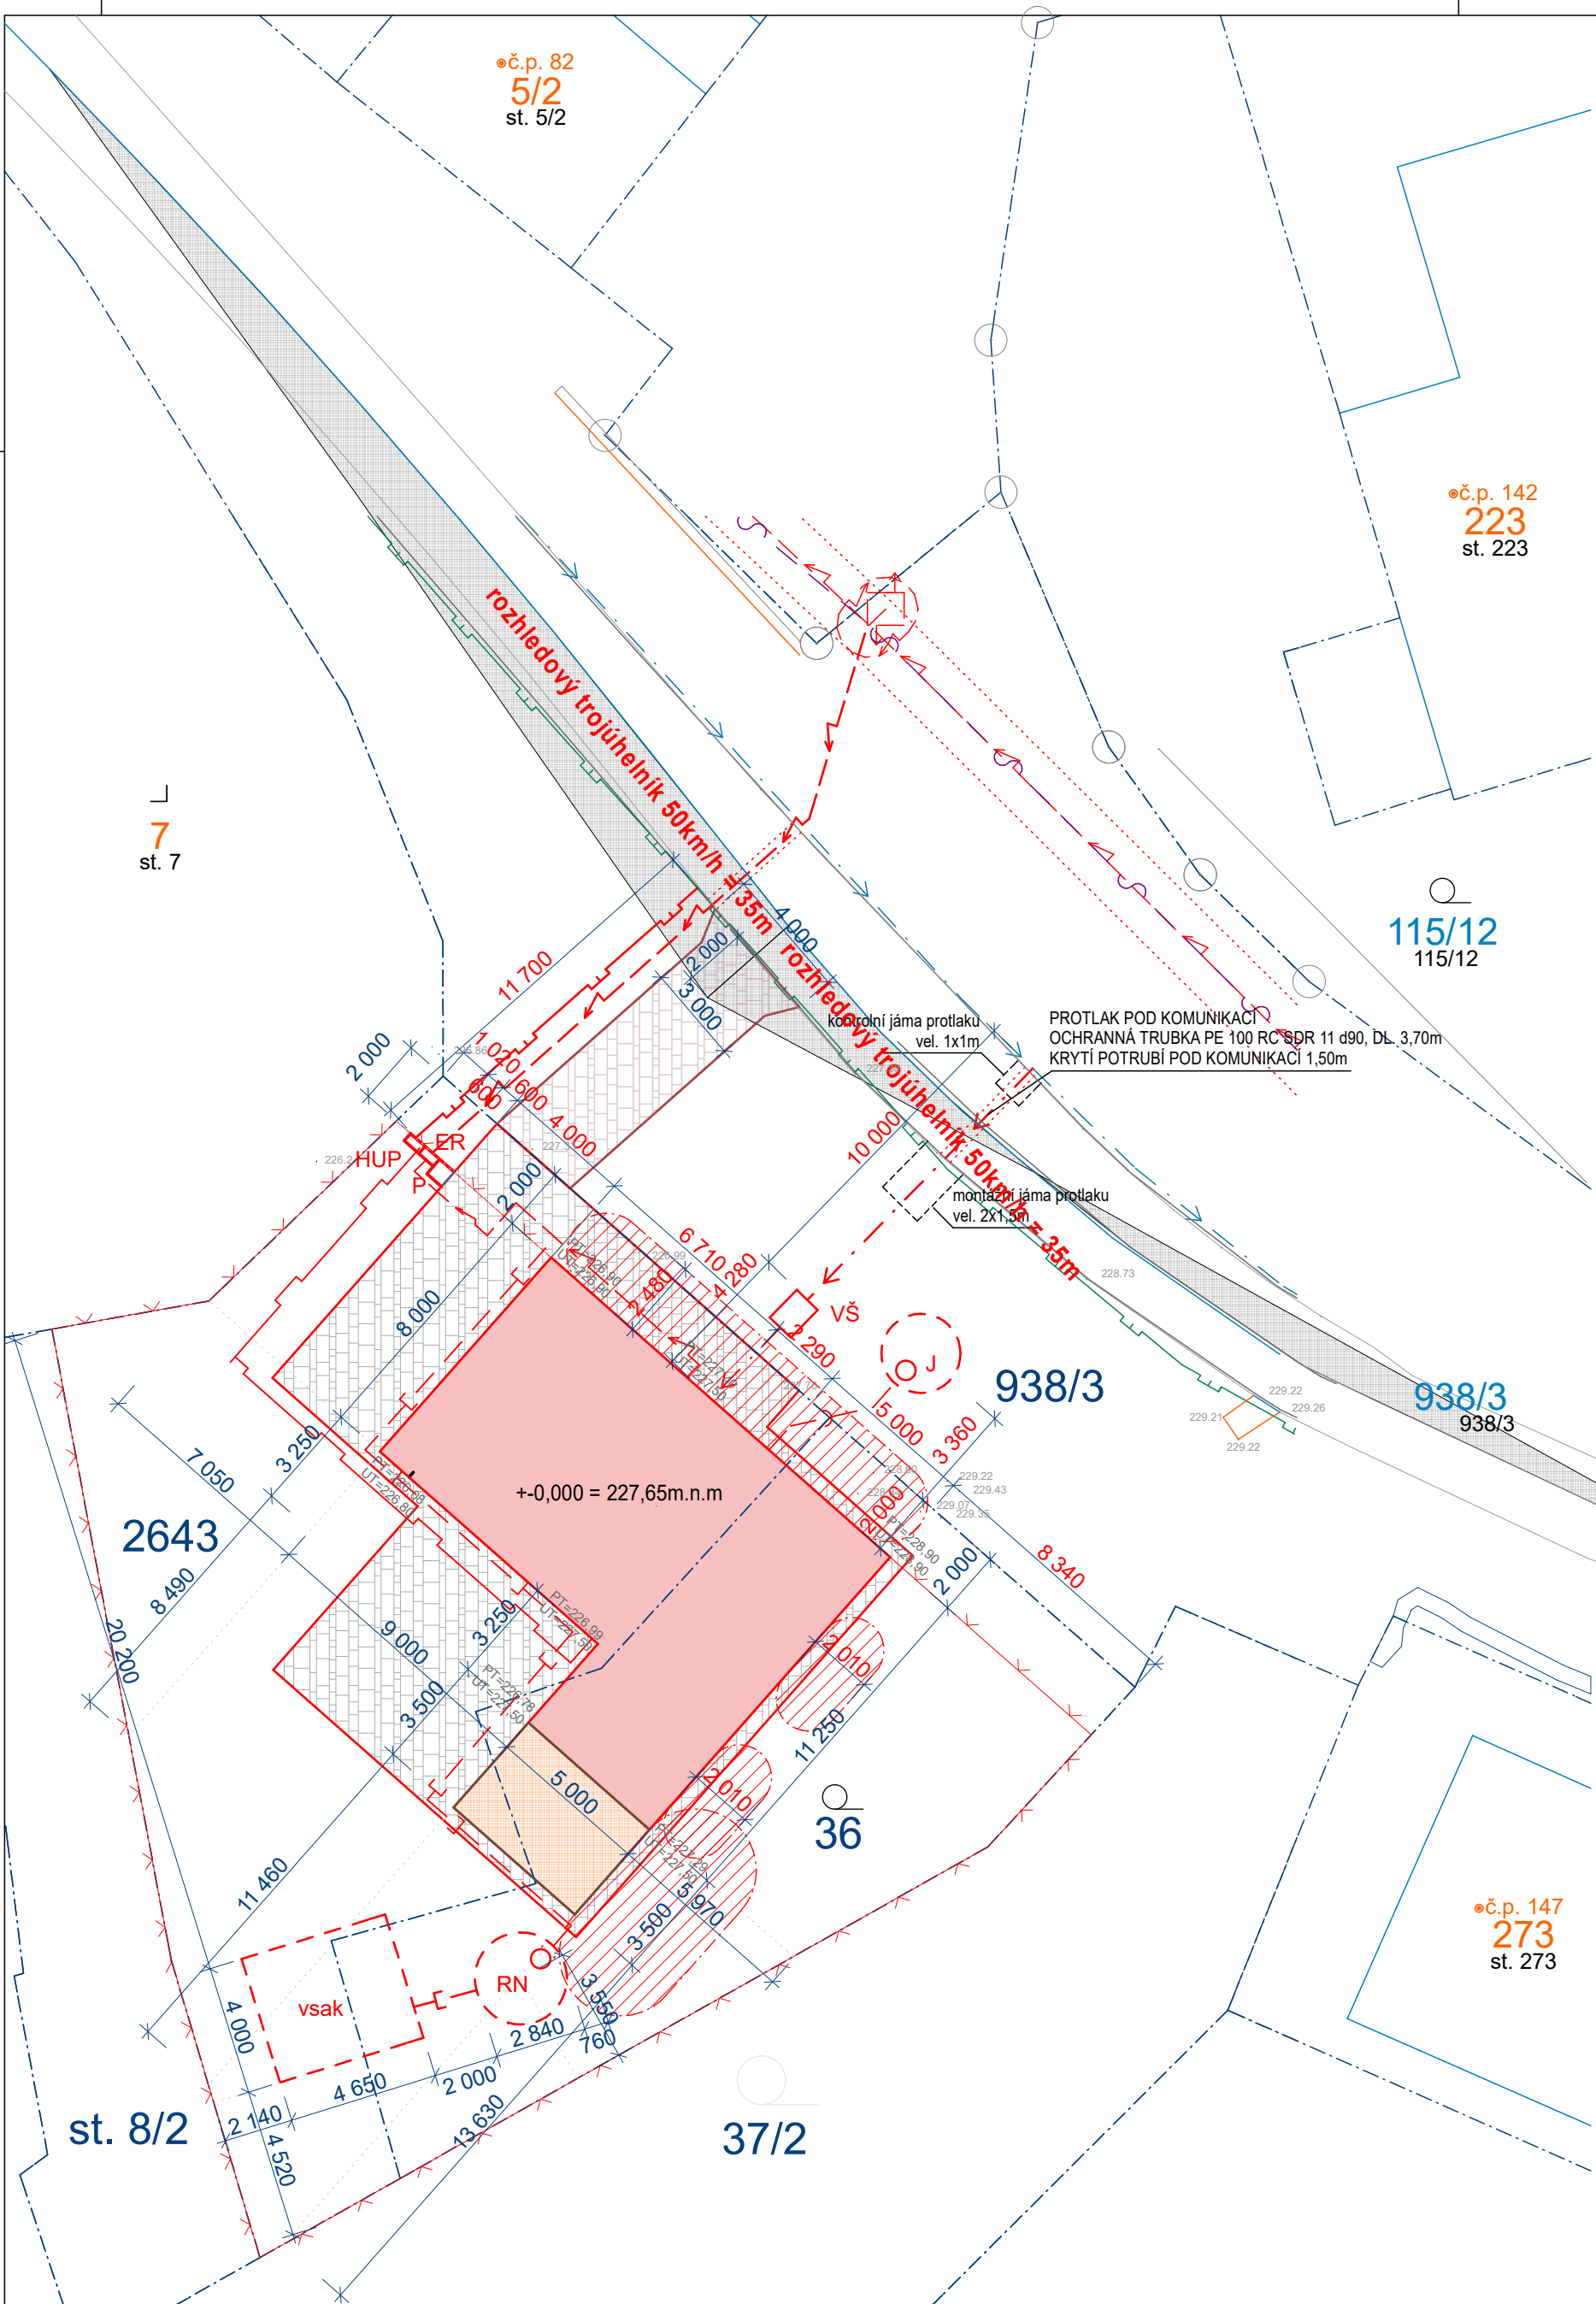

LEGENDA ZNAČEK

- H RANICE DLE KN
- S DĚLOVACÍ VEDENÍ
- V EDENÍ VODOVODU
- V EDENÍ PLYNOVODU
- E LEKTRICKÉ VEDENÍ
- 1.2.0.4.01 RODINNÝ DŮM
ZASTAVĚNÁ PLOCHA 128,25 m²
- 1.2.0.4.02 SYSTÉMOVÝ HLINÍKOVÝ PŘÍSTŘEŠEK (ZIMNÍ
ZAHRADA)ZASTAVĚNÁ PLOCHA 17,50 m²
- 1.2.7.4.03 ZPEVNĚNÉ PLOCHY - PARKOVÁNÍ, CHODNÍKY, OKAPOVÝ
CHODNÍK, 123,81 m²
- 1.2.7.4.03 ZPEVNĚNÉ PLOCHY - PŘÍJEZD A PŘÍSTUP NA POZEMEK
28,23 m² (PARC.Č. 938/3)
- 1.2.7.4.04 NOVÉ OPLOCENÍ ZDĚNÉ VČ. VSTUPNÍ BRANKY A BRÁNY
DL. 14,70 m, VČETNĚ MÍSTA PRO POPELNICI (P)
- 1.4.0.4.05 JÍMKA NA VYVÁŽENÍ - SAMONOSNÁ, PRO ODPADNÍ VODY,
ODPADNÍ KANALIZACE (JÍMKA UMÍSTĚNA NA PARC.Č. 938/3)
- 1.4.0.4.06 RETENČNÍ NÁDRŽ PRO JÍMÁNÍ DEŠŤOVÝCH VOD,
DEŠŤOVÁ KANALIZACE (NÁDRŽ UMÍSTĚNA MIN. 2 m OD HRANICE POZEMKU)
- 1.6.0.4.07 VODOMĚRNÁ ŠACHTA, VODOVODNÍ PŘÍPOJKA DL. 10 m
(ŠACHTA UMÍSTĚNA NA PARC.Č. 938/3)
- 1.6.0.4.08 HLAVNÍ UZÁVĚR PLYNU, PŘÍPOJKA PLYNOVODU DL. 11,7 m
- 1.6.0.4.09 ELEKTROMĚRNÝ ROZVADĚČ, PŘÍPOJKA ELEKTRO DL. 11,4 m

SOUHLAS SE STAVBOU:

DLE STAVEBNÍHO ZÁKONA 283/2021Sb. SOUHLASÍM SE STAVBOU A
UMÍSTĚNÍM NOVOSTAVBY RD A S UMÍSTĚNÍM JÍMKY NA VYVÁŽENÍ A
VODOMĚRNÉ ŠACHTY.

parc.č. 938/3, k.ú. HRUŠKA

OBEC HRUŠKA,
HRUŠKA č.p. 30,
798 27 HRUŠKA

PLOCHA PRO VYJMUTÍ ZE ZPF (PARC.Č. 36) 79,00 m²
- DOKUMENTACE PRO POVOLENÍ STAVBY DLE PŘÍLOHY č.1 VYHLÁŠKY č. 131/2024.

SOUŘADNICOVÝ SYSTÉM: JSTK
VÝŠKOVÝ SYSTÉM: BpV $\pm 0,000 = 227,65\text{m.n.m}$

HLAVNÍ PROJEKTANT:	KONTROLOVAL:	VYPRACOVAL:	Ing. Pavlína Chytilová Nerudova 452/9, 767 01 Kroměříž IČO: 107 39 548 DIČ: CZ8355244392 Tel.: 736 679 561	
ING. PAVLÍNA CHYTILOVÁ	ING. PAVLÍNA CHYTILOVÁ	ING. PAVLÍNA CHYTILOVÁ		
KRAJ: OLOMOUCKÝ	OBEC: HRUŠKA			
INVESTOR: Barnet David, č. p. 142, 79827 Hruška a Barnetová Milena, č. p. 70, 79827 Hruška				
stavba: NOVOSTAVBA RODINNÉHO DOMU NA PARC.Č. 36 a 2643, k.ú. HRUŠKA			DATUM	08/2025
oddíl: C. SITUACE STAVBY			FORMÁT	2A4
obsah: KOORDINAČNÍ SITUAČNÍ VÝKRES			STUPEŇ	DSP
			ZAK. ČÍSLO	
			měřítko: 1:200	číslo výkresu: C3