 
 



k.ú.: Rychnov u Jablonce nad Nisou

Legenda:

-  nová rozpojovací skříň na sloupu, uzemnění
-  nová přípojková skříň, uzemnění
-  nová zemní kabelová přípojka
-  stávající vrchní vedení NN
-  vodovod
-  přesný rozměr nového pilíře
-  hrana asfaltové vozovky
-  stávající skříň NN
-  stávající sloup NN

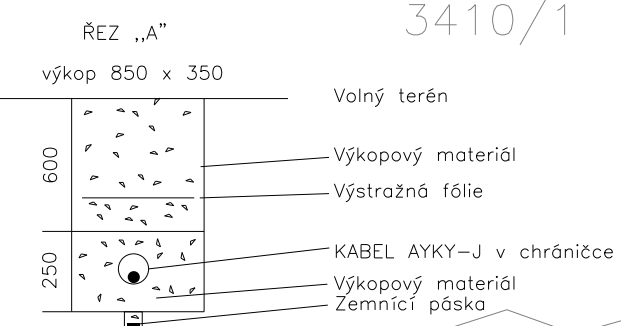

INŽENÝRSKÉ SÍTĚ

NUTNO NECHAT SÍTĚ VYTYČIT SPRÁVCÍ SÍTÍ !!

VYJÁDŘENÍ SPRÁVCŮ SÍTÍ UVEDENO V DOKLADOVÉ ČÁSTI

Napěťová soustava NN: 3 PEN, 50Hz 400/230V – TN-C

Jmenovité proudové zatížení: dle ČSN 33 2000-5-523

Prostředí dle ČSN 33 2000-4-41 a PNE 33 0000-1 nebezpečné

Ochrana před nebezpečným dotykem: dle PNE 33 0000-1

- živých částí: polohou, zábranou, kryty, dvojitou izolací
- neživých částí: samočinným odpojením od zdroje použitím nadproudových ochranných přístrojů v síti TN automatickým odpojením
- ochrana před přepětím: dle ČSN 33 3060, 38 0810, 33 3301

 montáž, opravy, revize a zkoušky vyhrazených elektrických zařízení Karoliny Světlé 1121, 464 01 Rychnov Tel. 723 744 987, IČ 27268632, DIČ CZ27268632		Vypracoval: Štěpán Budka Odpovědný projektant: KRÝCHA Jakub		 IČ: 27268632 TEL. 725 985 572	
KRAJ: LIBERECKÝ		INVESTOR: ČEZ Distribuce, a.s.		Číslo zakázky	s.č.0029-21
S.Ú.: Rychnov u Jablonce		Teplická 874/8, 405 02 Děčín 4		Datum	15.09.2021.
JN-Rychnov u Jablonce nN-svod,kNN,SS100				Stupeň	
				Č. ČEZ IP-12-4013107	
Situace stavby – nové OM				MĚŘÍTKO 1:250 (A3)	VÝKRES Č. SO – 01

Souřadnice - střed pilíře		
X	Y	
X60	-682020.85	982145.86