
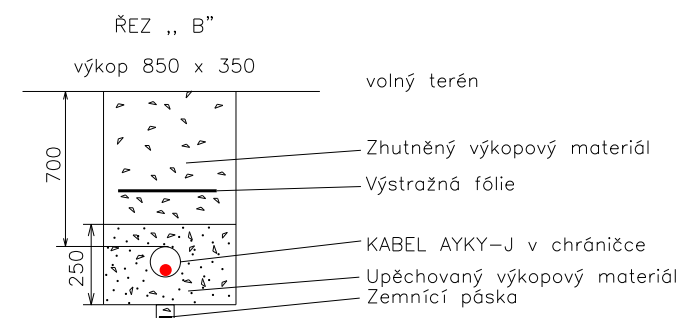


k.ú.: Rychnov u Jablonce nad Nisou

Legenda:

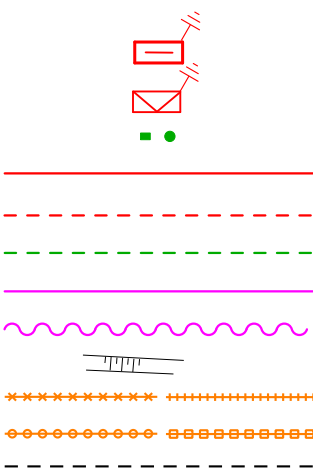

INŽENÝRSKÉ SÍTĚ

NUTNO NECHAT SÍTĚ VYTYČIT SPRÁVCÍ SÍTÍ !!

VYJÁDŘENÍ SPRÁVCŮ SÍTÍ UVEDENO V DOKLADOVÉ ČÁSTI

Napěťová soustava NN: 3 PEN, 50Hz 400/230V – TN-C

Jmenovité proudové zatížení: dle ČSN 33 2000-5-523

Prostředí dle ČSN 33 2000-4-41 a PNE 33 0000-1 nebezpečné

Ochrana před nebezpečným dotykem: dle PNE 33 0000-1

- živých částí: polohou, zábranou, kryty, dvojitou izolací

- neživých částí: samočinným odpojením od zdroje použitím nadproudových ochranných přístrojů v síti TN automatickým odpojením

- ochrana před přepětím: dle ČSN 33 3060, 38 0810, 33 3301

Ochranné pásmo podzemních vedení elektrizační soustavy do 110 kV včetně a vedení řídicí, měřicí a zabezpečovací techniky je stanoveno v §46, odst. (5), Zák. č. 458/2000 Sb. a činí 1 metr po obou stranách krajního kabelu kabelové trasy

Mezi PB 231 a 233 výměna stávajícího AYKY-z 4x16 za AES 4x120

Na PB 233 výměna stávající SIL63 za SV200.
Vývod pro č.p. 146 se přepojí do nové SV200

AYKY 3x120+70mm²

trasa=69m
kabel=77m

R116
SV200/NSC1V-C

č.p. 146

233 svod AES 4x120mm²
9,0 m/Nezjištěno

AES 4x120mm²
trasa=35m
kabel=48m

Souřadnice - střed pilíře

X Y
-682073.03 982089.43

		Vypracoval: HORÁČEK David Odpovědný projektant: SMUTNÍK Jan	 IČ: 25477889 TEL. 739 017 795	
KRAJ: LIBERECKÝ	INVESTOR: ČEZ Distribuce, a.s.	Číslo zakázky	proj.č. 22-021	
S.Ú.: Rychnov u J. n. N.	Teplická 874/8, 405 02 Děčín 4	Datum	26.11.2022	
JN-Vlčí ppč. 3410_2-vým.příp,kNN,SS100			Stupeň	
			Č. ČEZ IV-12-4023551	
Situace stavby – nové OM			MĚŘÍTKO 1:500 (A3)	VÝKRES Č. SO – 01